


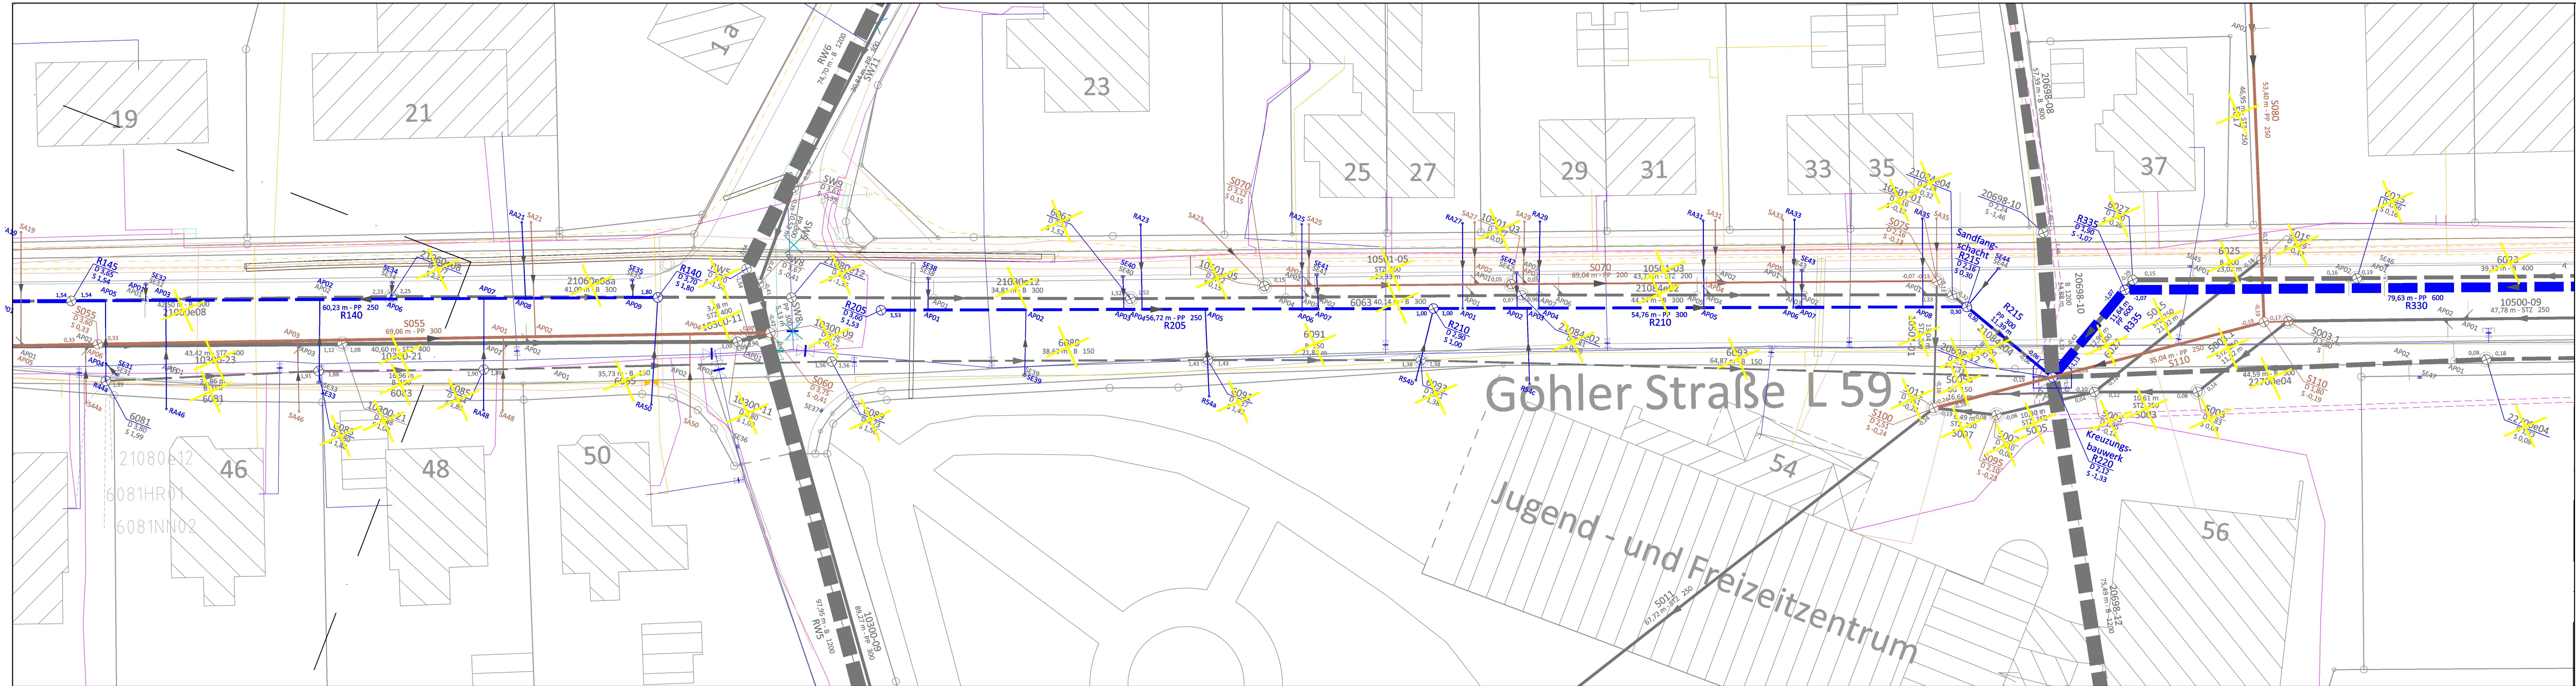

Legende

vorhandener Kanal
Regenwasser
Schmutzwasser
Stilllegung geplant

geplanter Kanal
Regenwasser
Schmutzwasser

Regenwasseranschluss Haus Nr. 31
(Lage schematisch, nicht vermessen)

Schmutzwasseranschluss Haus Nr. 31
(Lage schematisch, nicht vermessen)

vorhandene Versorgungsleitungen

Gasleitungen
Niederdruck
Mitteldruck
Hochdruck
eon Biogas
ZVO

Stromleitungen
Niederspannung
Mittelspannung

sonstige Leitungen
Wasserleitung
Fernmeldekabel

VORABZUG 1.2.2011

Nr.	Änderung	Datum	gezeichnet

Kommunale Dienste Oldenburg in Holstein

Kanalsanierung Göhler Straße

Ausführungsplanung 1. Bauabschnitt Teillageplan 3

Maßstab: 1 : 250

bearbeitet: S. Müller

gezeichnet: A. Ballüer

Anlage -3-

Registrier-Nr.: 10105-20

Plotstiltabelle: Keine

Arbeitsgemeinschaft:
KONRAD planen plus
Ingenieurbüro für Bauwesen
Burgstraße 53
23758 Oldenburg in Holstein
Telefon 04361 / 1012
Telefax 04361 / 1310
e-mail konrad-pp@t-online.de
BAUPLANUNG - BAUÜBERWACHUNG
STRASSEN- UND TIEFBAU
ERSCHLIESSUNG - KANALSANIERUNG

Ingenieurgesellschaft
Heidt & Peters mbH
Springenstraße 38 c, 29223 Celle
Fon (0 51 41) 93 88-0
Fax (0 51 41) 93 88-88
info@heidt-peters.de
Celle, 30. November 2010

P:\2010\10105\Pläne\Uebergabe_AFP_an_KPP_110204\DWG\18_20_Ausführung_3TLP_250.dwg

Bild: Datenbank Oldenburg\11_VB_Vorstellung_Ballüer_mec_Modell_10105\10105_11_P_Bestandplan_250_Übergab_3TLP mit Dr. So. Mülken, Gemeinde: Bestand: Götter, Str. Projektname: Bestand: Götter, Str.
Bild: Datenbank Oldenburg\11_VB_Vorstellung_Ballüer_mec_Modell_10105\10105_11_P_Ausführungsplanung_250_Übergab_3TLP mit Dr. So. Mülken, Gemeinde: Bestand: Götter, Str. Projektname: Bestand: Götter, Str.